



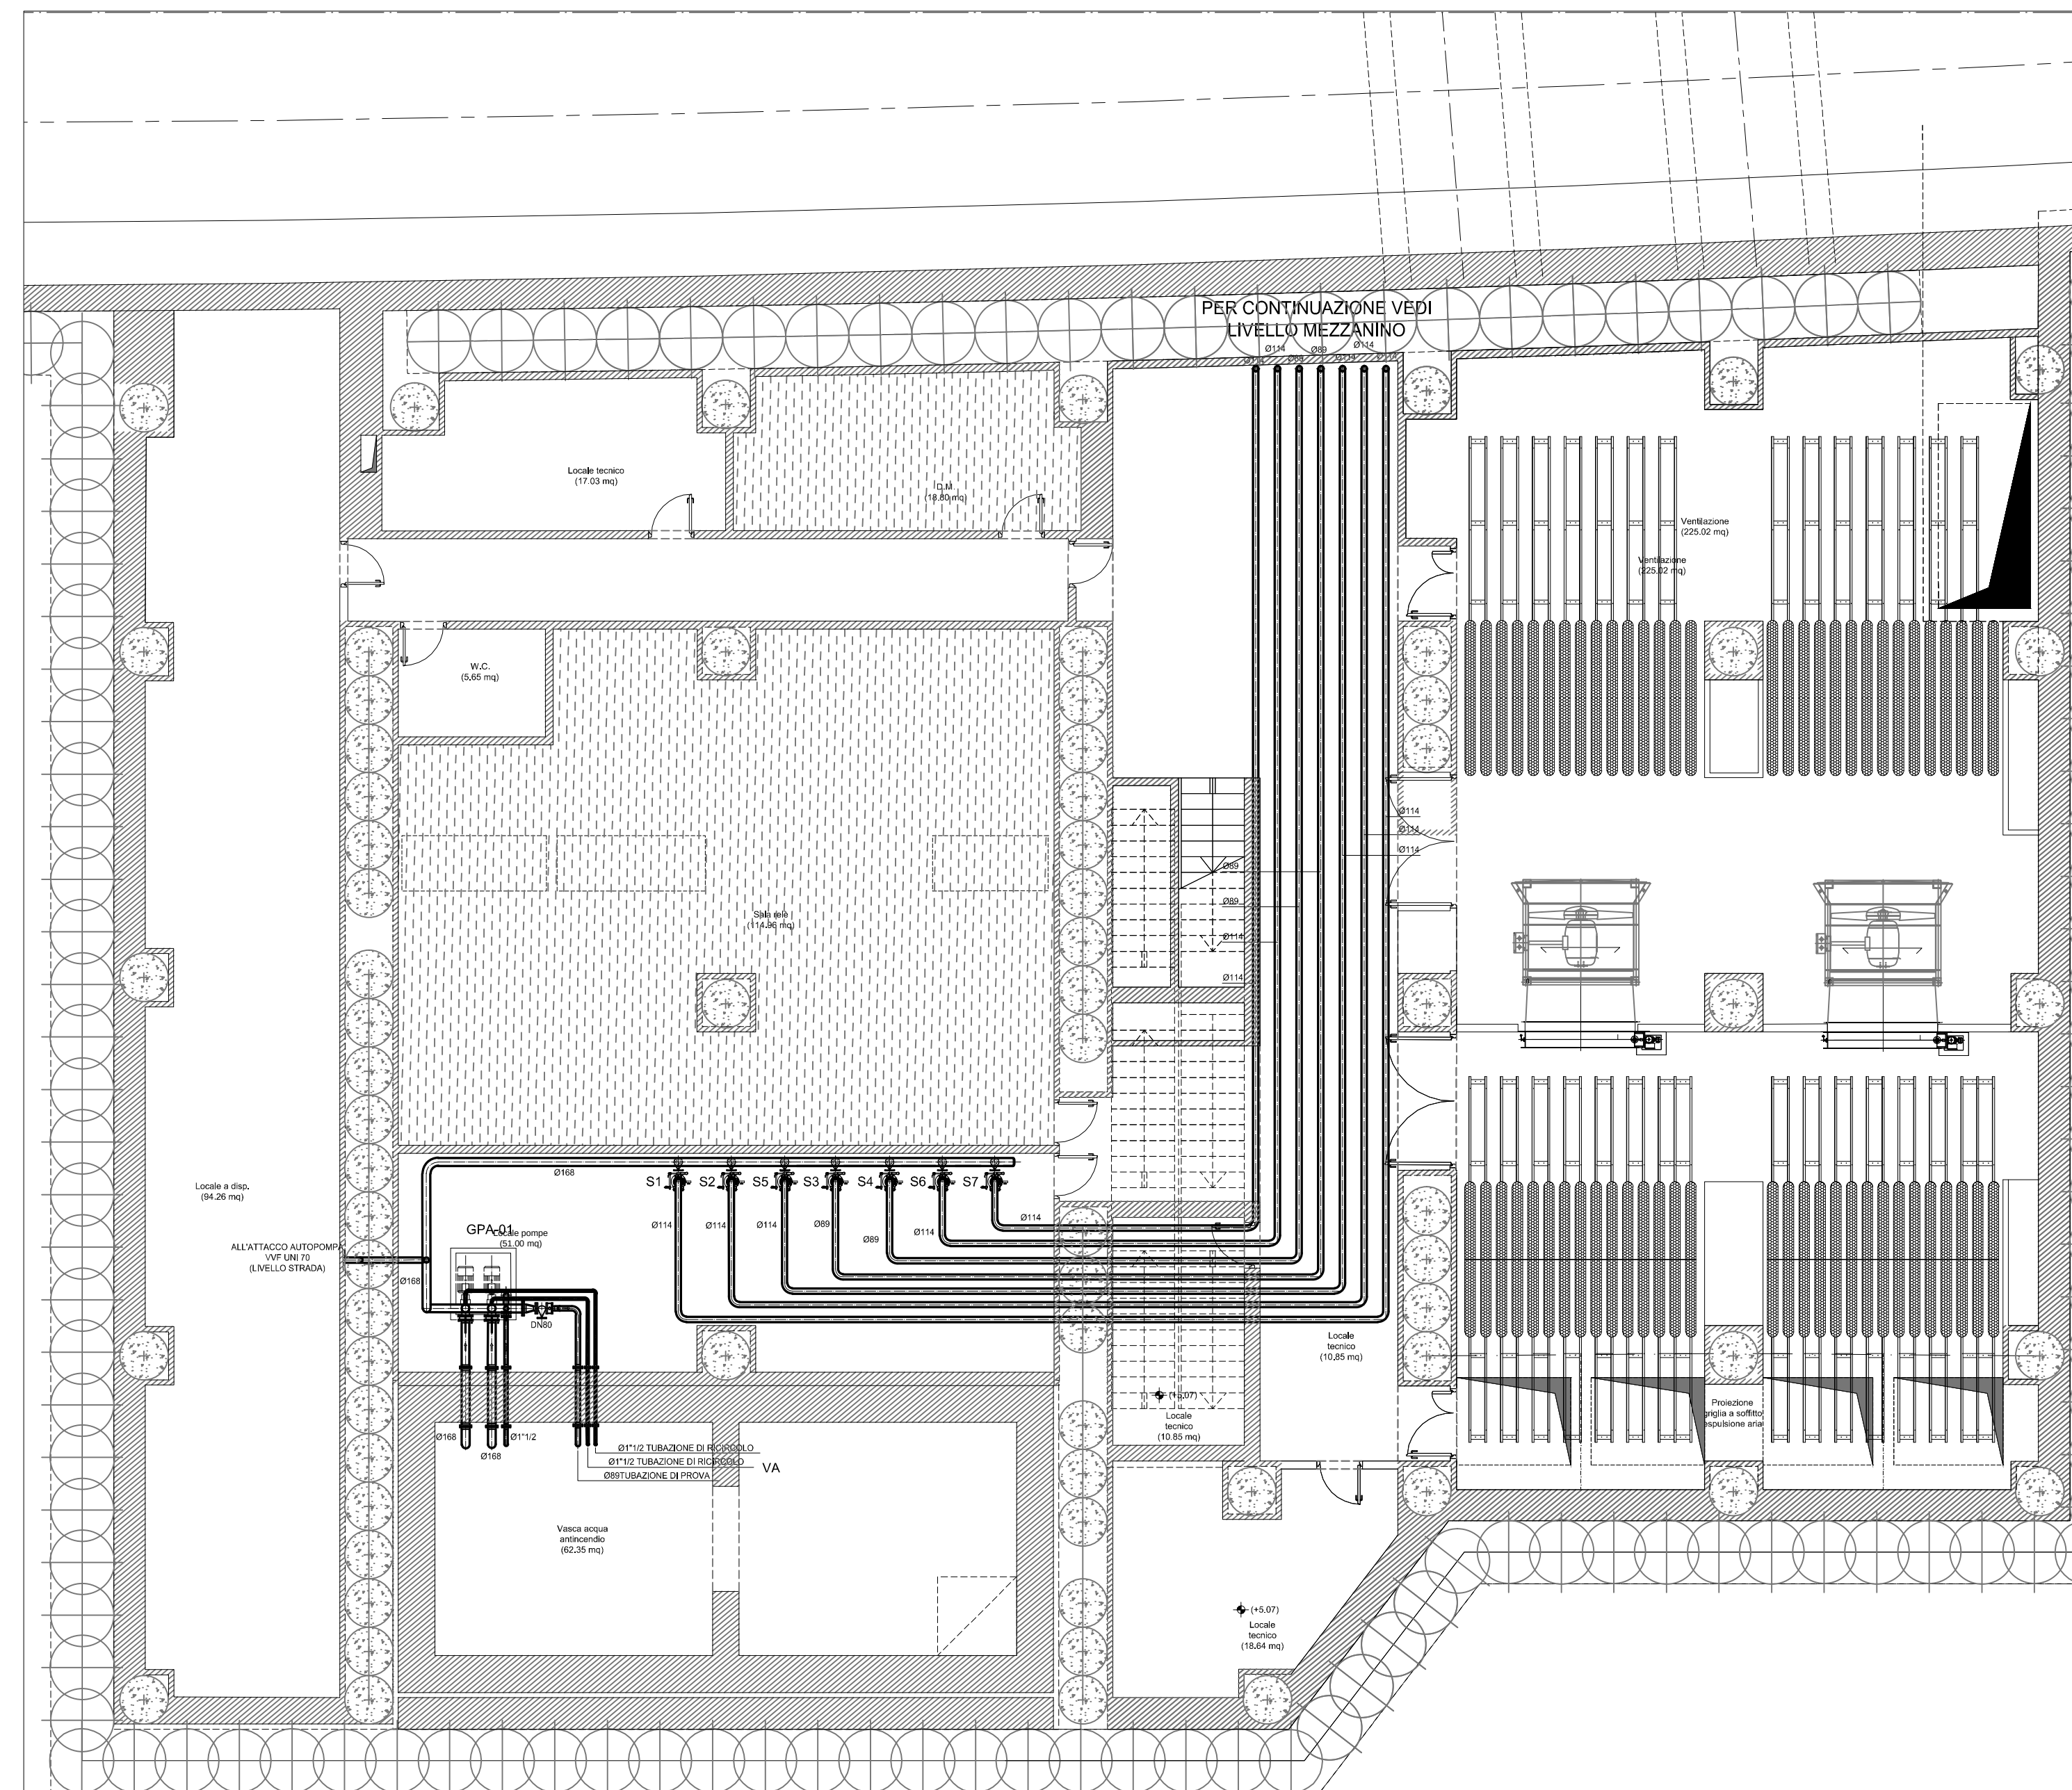


STAZIONE POLITEAMA - PARTICOLARE CENTRALE DI POMPAGGIO ANTINCENDIO - scala 1:50


STAZIONE POLITEAMA - STRALCIO LIVELLO BANCHINA - scala 1:100

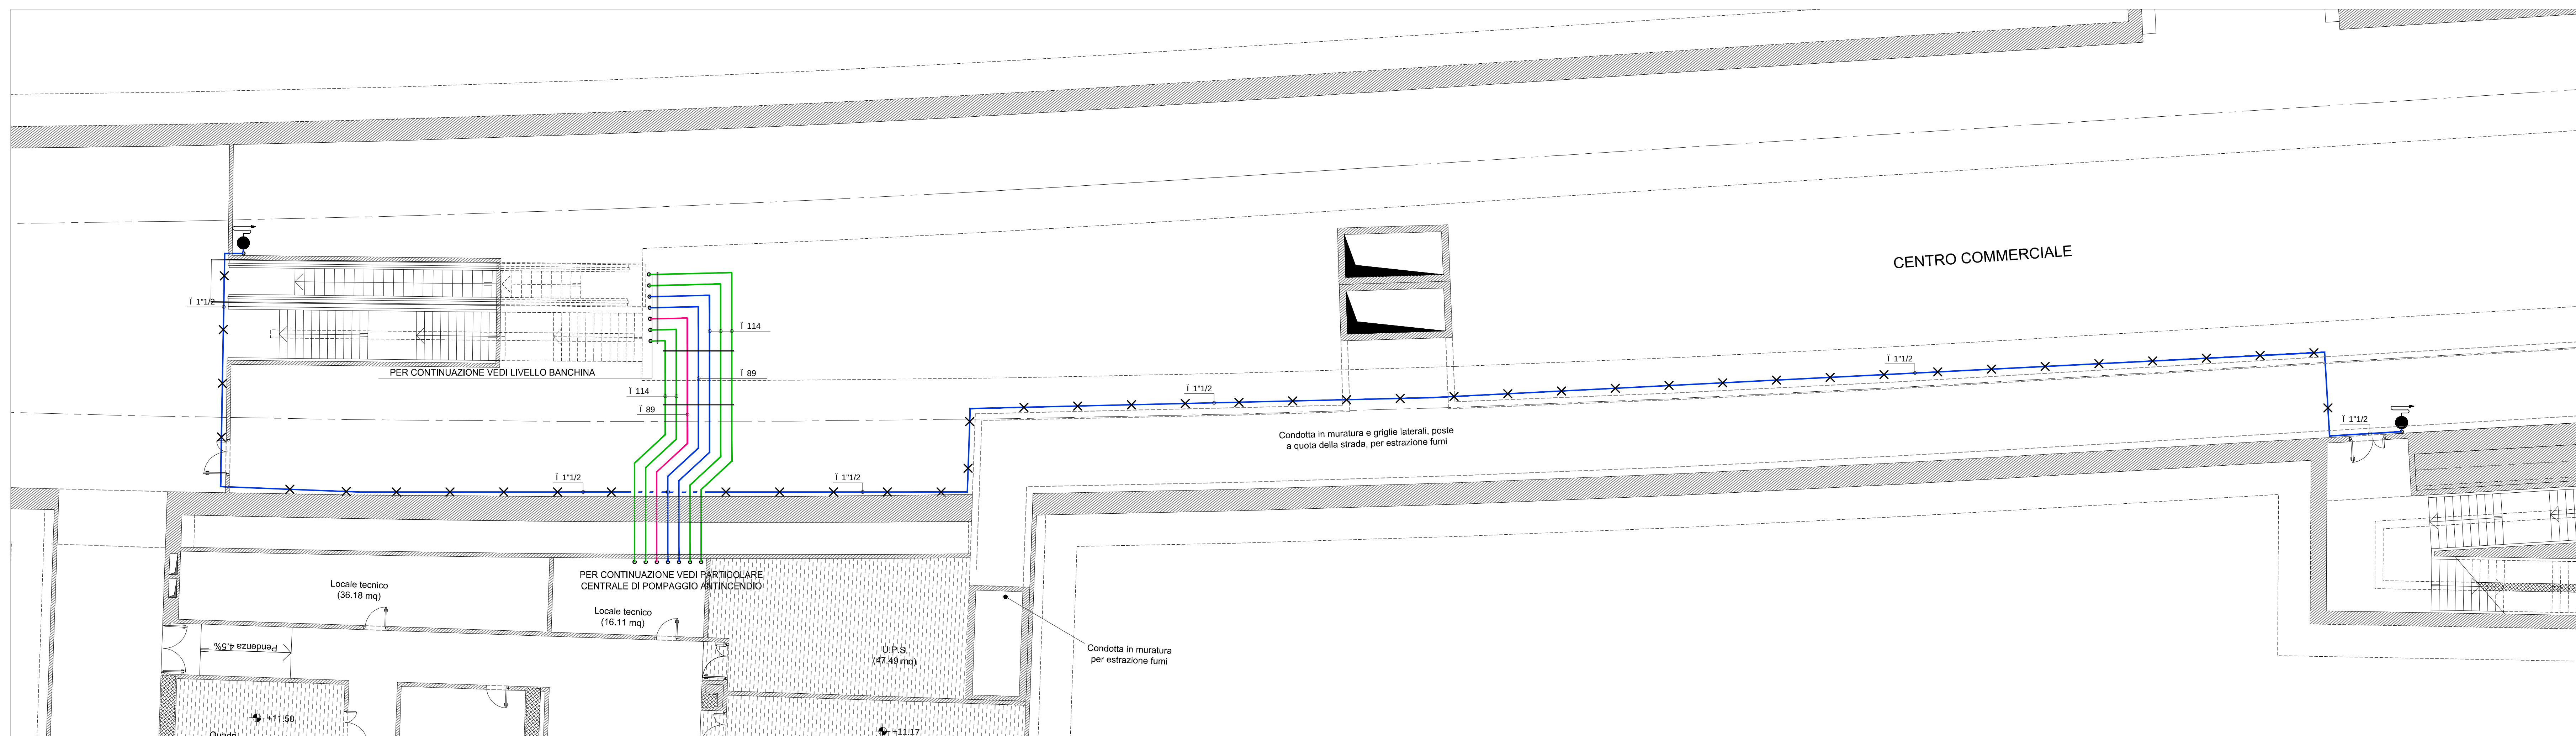


STAZIONE POLITEAMA - STRALCIO LIVELLO MEZZANINO - scala 1:100

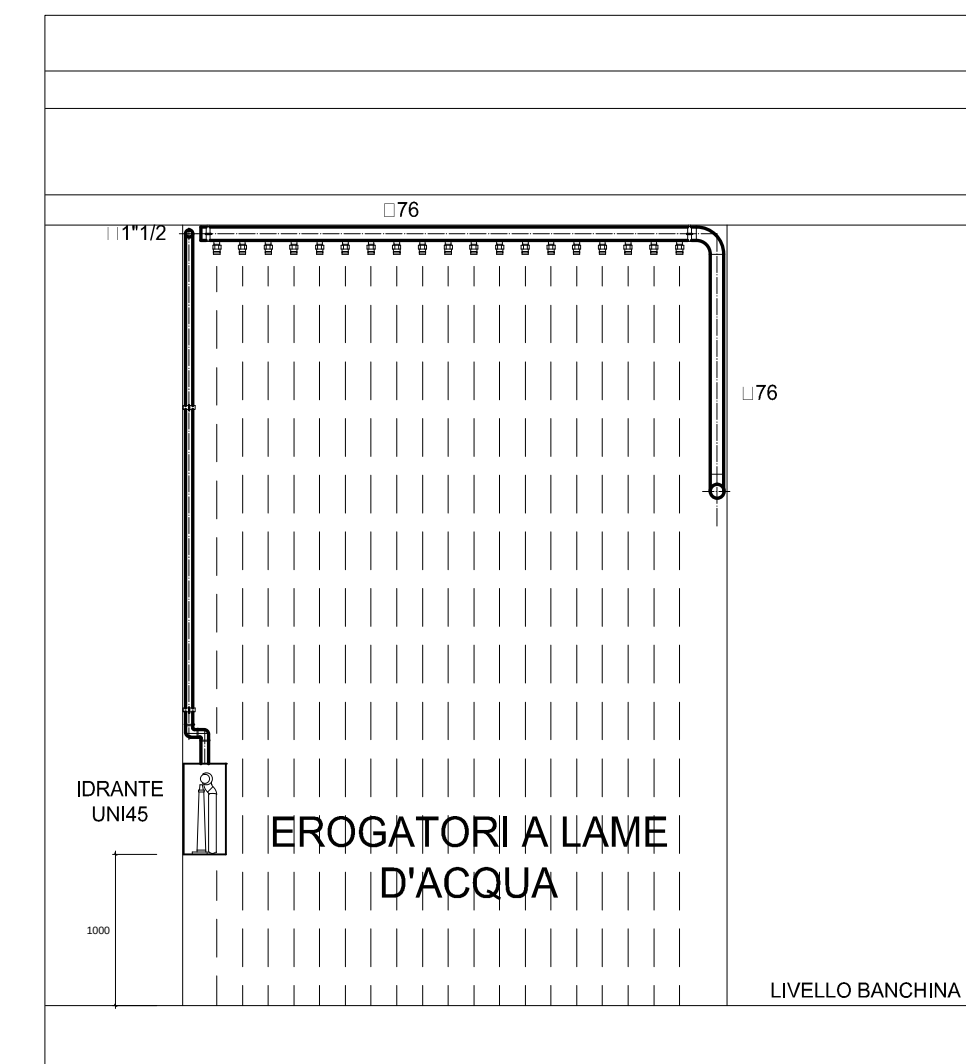

SEZIONE E - E - scala 1:50

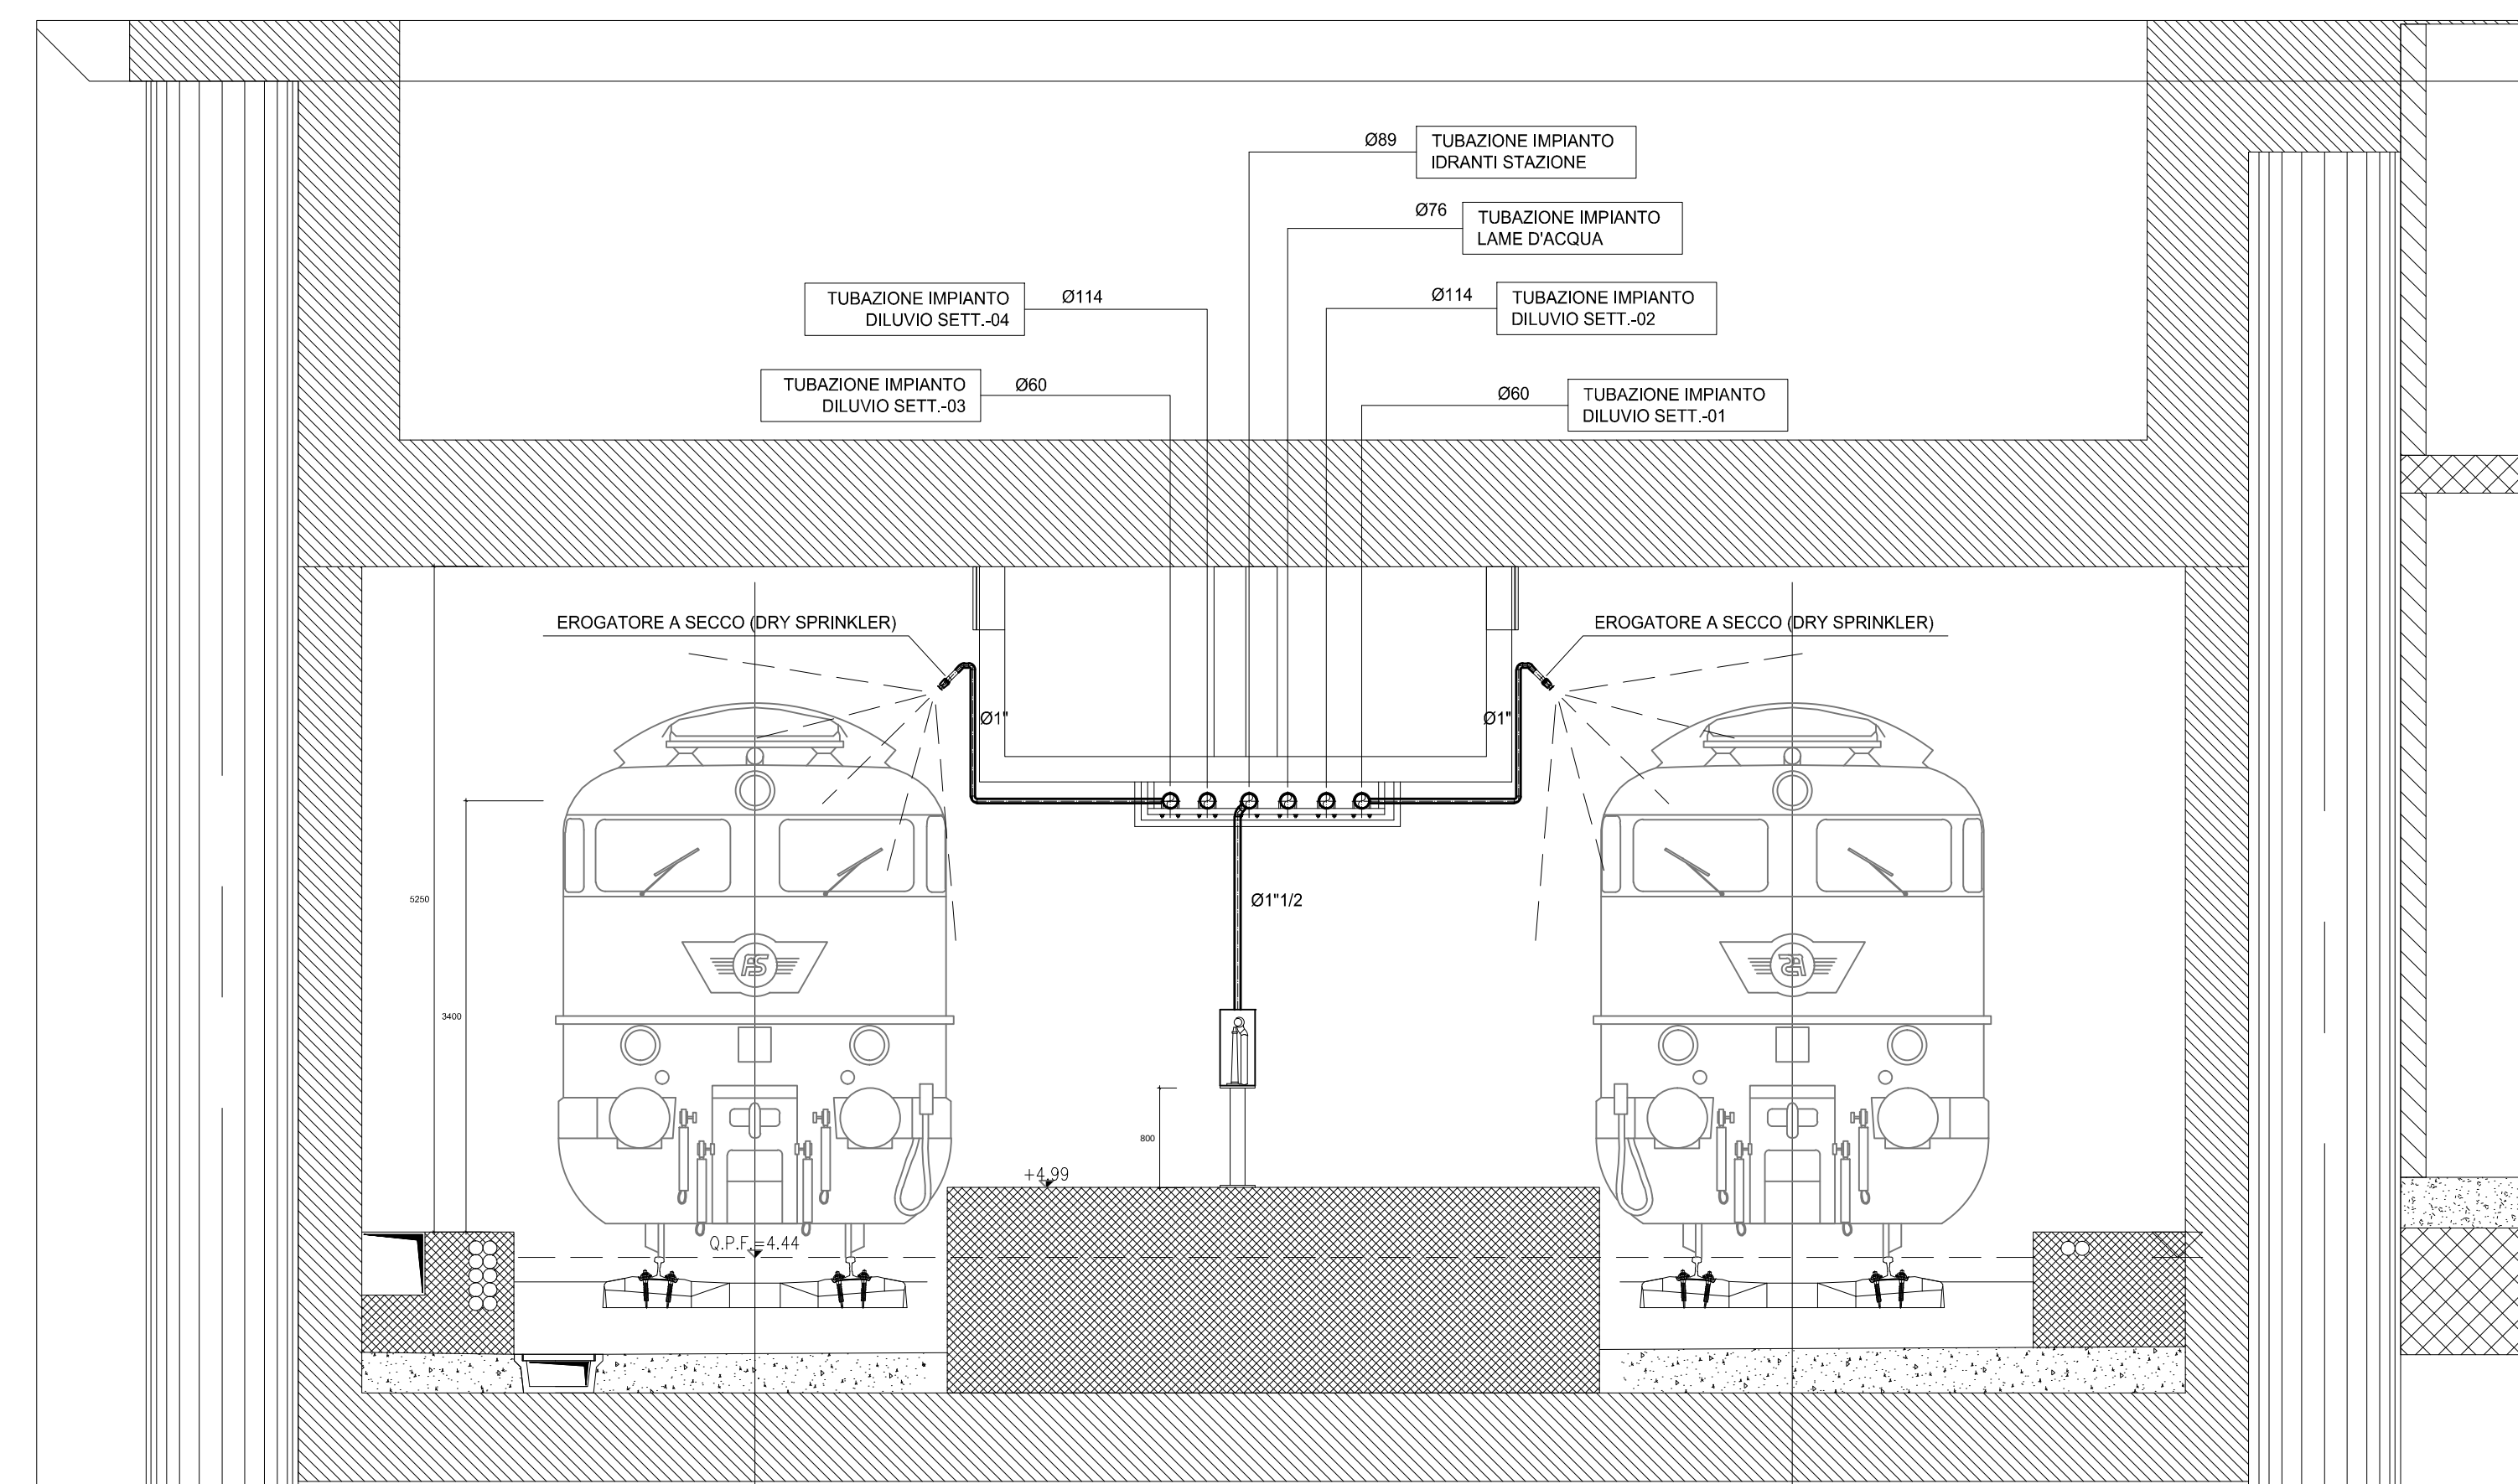

SEZIONE D - D scala 1:50

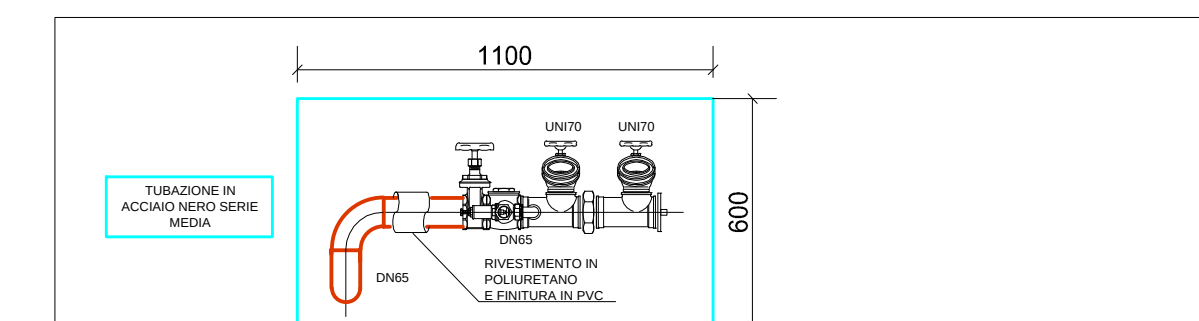

PARTICOLARE ATTACCO MOTOPOMPA UNI 70 - non in scala

DISTANZE MAX INTERASSE STAFFAGGI	
INTERASSE STAFFAGGIO TUBAZIONI	1/2" - 150 cm
INTERASSE STAFFAGGIO TUBAZIONI	3/4" - 200 cm
INTERASSE STAFFAGGIO TUBAZIONI	1" - 250 cm
INTERASSE STAFFAGGIO TUBAZIONI	1 1/4" - 250 cm
INTERASSE STAFFAGGIO TUBAZIONI	1 1/2" - 250 cm
INTERASSE STAFFAGGIO TUBAZIONI	60 - 300 cm
INTERASSE STAFFAGGIO TUBAZIONI	76 - 400 cm
INTERASSE STAFFAGGIO TUBAZIONI	89 - 450 cm
INTERASSE STAFFAGGIO TUBAZIONI	114 - 500 cm

- | LEGENDA APPARECCHIATURE | |
|-------------------------|--|
| GPA-01 | GRUPPO DI PRESSURIZZAZIONE IMPIANTO ANTINCENDIO UNI EN 12845
POMPA DI SERBIOV1
Q: 100 m³/h
H = 600 kPa
P = 45 kVte |
| | POMPA DI SERBIOV 2
Q: 100 m³/h
H = 600 kPa
P = 45 kVte |
| | POMPA DI COMPENSAZIONE
Q: 6 m³/h
H = 450 kPa
P = 1.1 kVte |
| VA | VASCA DI ACCUMULO ANTINCENDIO
CAPACITÀ = 155 mc |
| S1 | STAZIONE DI ALLARME E CONTROLLO IMP. A DILUVIO (SETTORE N°3) DN100 |
| S2 | STAZIONE DI ALLARME E CONTROLLO IMP. A DILUVIO (SETTORE N°4) DN100 |
| S3 | STAZIONE DI ALLARME E CONTROLLO IMP. IGRANTI (SETTORE) DN80 |
| S4 | STAZIONE DI ALLARME E CONTROLLO IMPIANTO A LAME D'ACQUA DN80 |
| S5 | STAZIONE DI ALLARME E CONTROLLO IMP. IGRANTI (GALLERIA) DN100 |
| S6 | STAZIONE DI ALLARME E CONTROLLO IMP. A DILUVIO (SETTORE N°2) DN100 |
| S7 | STAZIONE DI ALLARME E CONTROLLO IMP. A DILUVIO (SETTORE N°1) DN100 |

- | LEGENDA SIMBOLI | |
|---|---|
|  | EROGATORE A DILUVIO |
|  | IDRANTE A MURO UNI 45 |
|  | LAMA D'ACQUA |
|  | TUBAZIONE RETE IDRANTI UNI45 |
|  | TUBAZIONE IMPIANTO A LAME D'ACQUA |
|  | TUBAZIONE IMPIANTO A DILUVIO |
|  | STAFFA D'APPAGGIO PER TUBAZIONI |
|  | STAFFA D'APPAGGIO PER TUBAZIONE SINGOLA |

- ## NOTE
- TUBAZIONE ANTINCENDIO CONFORME ALLA UNI 9863 SERIE 6MM (ISO 711 IN 12525/2007) TIPO SENZA SALDATURA IN ACCIAIO NERO NON LEGATO, FILETTABILE SECONDO UNI ISO 711, TRATTATA CON DOPPIA MANI NERO E VERNICIATA IN BICOLORE ROSSO RAL 3005 SECONDO UNI 9534/27
 - PER I TUBI UNI 9863 SERIE 6MM I DIAMETRI INDICATI SONO QUELLI ESTERNI ESPRESSI IN mm.
 - LE POMPE ANTINCENDIO SONO CONTROLLATE DA STRUMENTAZIONE E LOGICHE CARICATE LOCALMENTE AL SISTEMA DI CONTROLLO SONO RIPORTATI ESCLUSIVAMENTE I SEGNALE DI ALLARME E STATO.
 - LE POMPE ANTINCENDIO SONO DOTATE DI PROPRIO QUADRO ELETTRICO DI BORDO (UNI 9490)
 - I QUADRI ELETTRICI A SERVIZIO DEGLI IMPIANTI MECCANICI (QIM) SONO ESCLUSI DALLA FORNITURA.

[illegible]